


WYKAZ POMIESZCZEŃ TYP POSADZKI			
NR.	RODZAJ POMIESZCZENIA	POWIERZCHNIA	RODZAJ POSADZKI
0.1	SALA SPOTKAŃ	68.63 m <sup>2</sup>	pos. ceram.
0.2	POMIESZCZENIE SOCJALNE	18.44 m <sup>2</sup>	pos. ceram.
0.3	WC MĘSKIE	4.62 m <sup>2</sup>	pos. ceram.
0.4	WC DLA OSÓB NIEPEŁNOSPRAWNYCH	5.92 m <sup>2</sup>	pos. ceram.
0.5	WERANADA	19.35 m <sup>2</sup> *	pos. ceram.
0.6	TARAS	28.54 m <sup>2</sup> *	pos. ceram.
0.7	KOTŁOWNIA	6.02 m <sup>2</sup>	pos. ceram.
0.8	WIATROŁAP	6.31 m <sup>2</sup>	pos. ceram.
		<b>Σ 109.94 m<sup>2</sup></b>	

POWIERZCHNIE OZNACZONE SYMBOLEM "\*" NIE SĄ ZALICZANE DO POWIERZCHNI UŻYTKOWEJ BUDYNKU

POWIERZCHNIA UŻYTKOWA PARTERU  
**109.94 m<sup>2</sup>**

POWIERZCHNIA UŻYTKOWA BUDYNKU  
**185.65 m<sup>2</sup>**

Zlewozmywak z doprowadzoną zimną i ciepłą wodą [1]  
 Umywalka z doprowadzoną zimną i ciepłą wodą [2]  
 Kuchenka gazowa [3]  
 Pisuar [4]  
 Miska ustępowa [5]

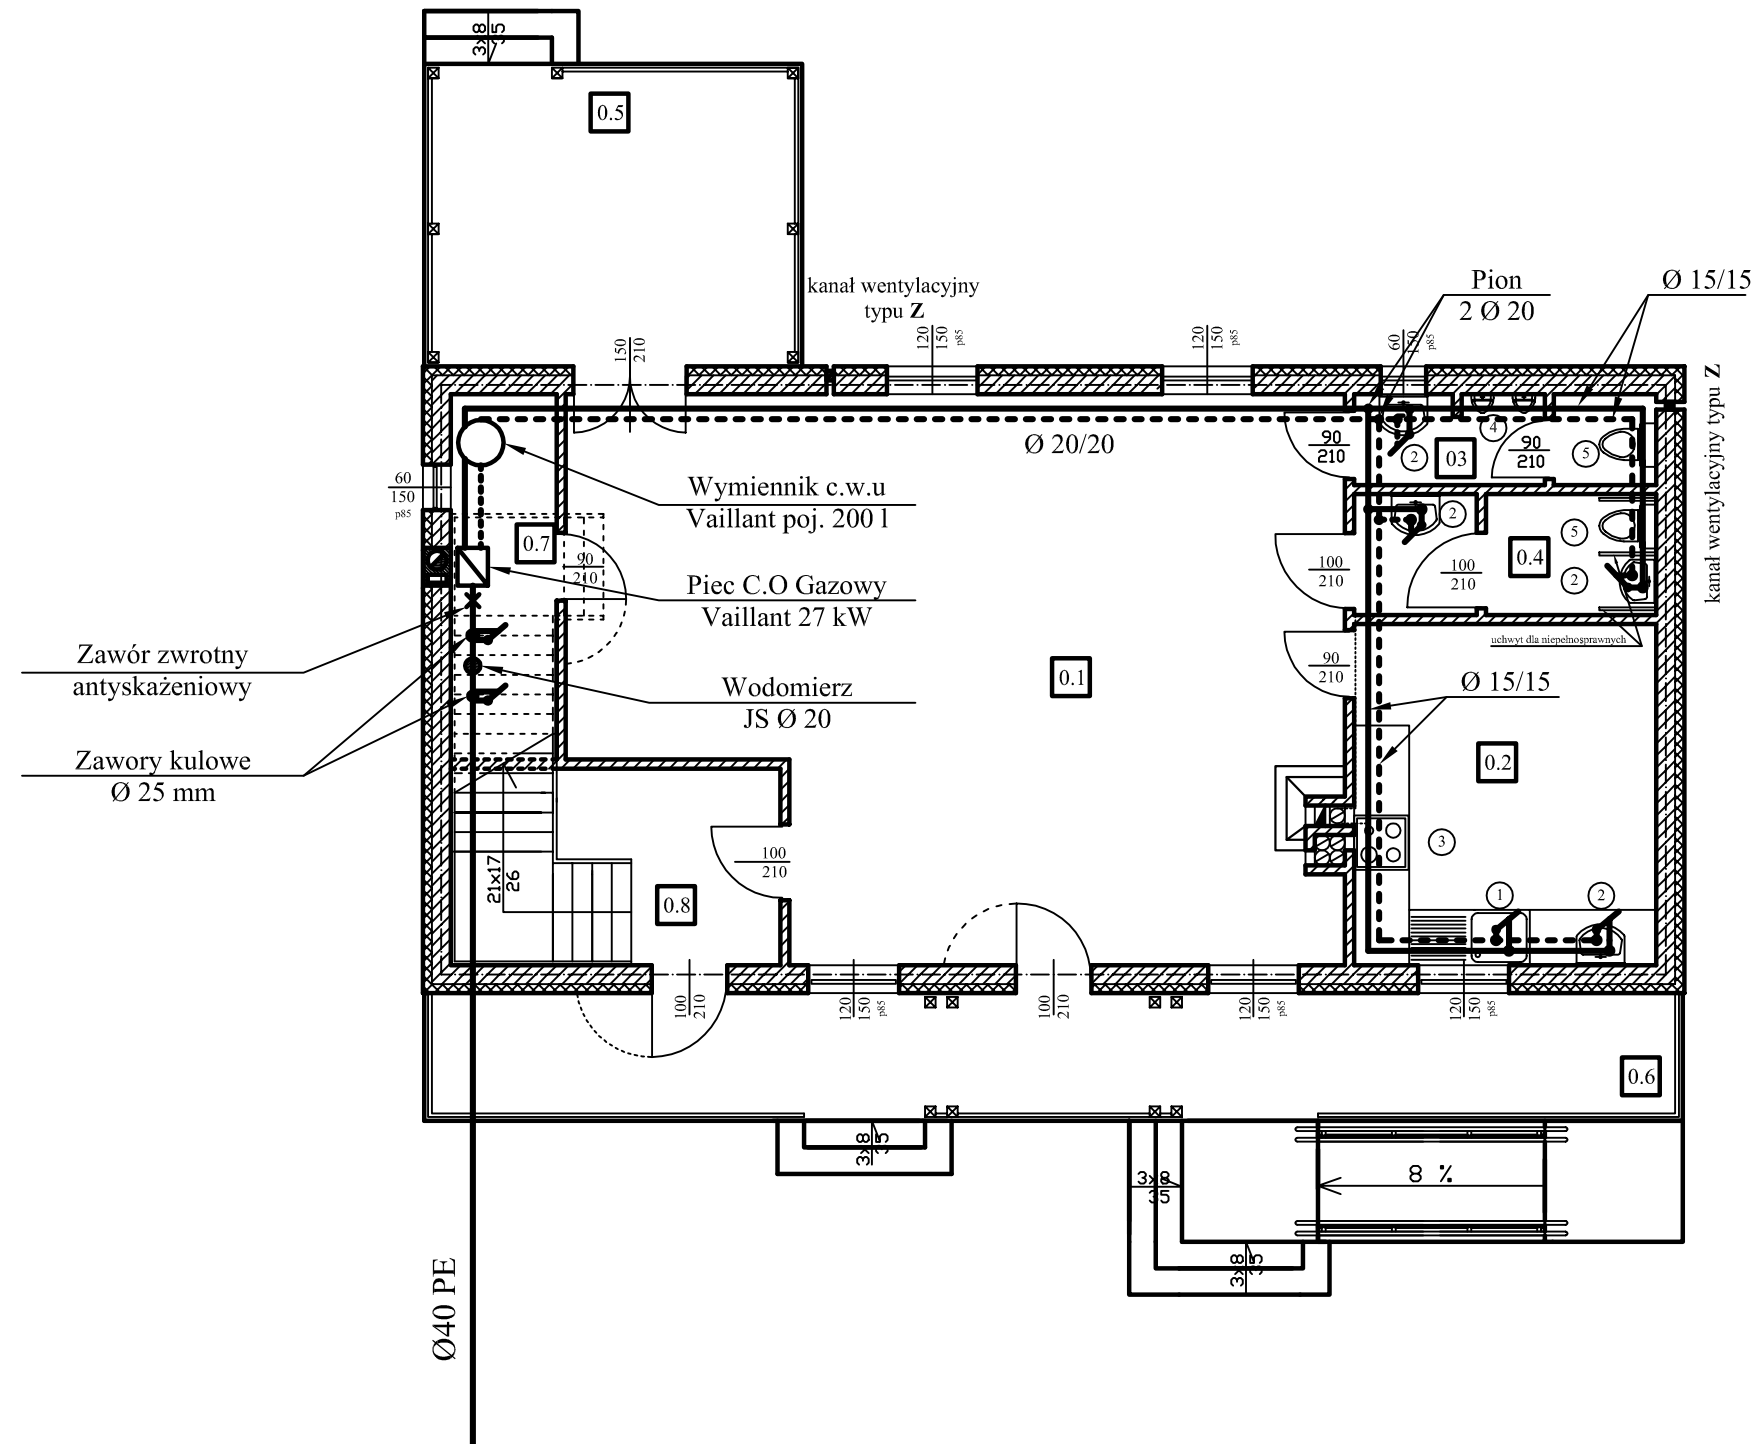

NAZWA BIEKTU, ADRES, NR DZIAŁKI DOM LUDOWY, DUŻY POTOK, DZ. NR 801			SKALA 1: 100
PROJEKTANT	IMIĘ NAZWISKO mgr Stanisław Kołodziejczyk	NR UPRAWNIENIA, SPECJALNOŚĆ BP.IV-10220/41/80	PODPIS
SPRAWDZAJĄCY	IMIĘ NAZWISKO mgr inż. Ryszard Frączek	NR UPRAWNIENIA, SPECJALNOŚĆ LOD/0792/PWOS/07	PODPIS
PROJEKTANT	IMIĘ NAZWISKO	NR UPRAWNIENIA, SPECJALNOŚĆ	PODPIS
DATA SIERPIEŃ 2011	TYTUŁ RYSUNKU RZUT PARTERU INSTALACJA WODY ZIMNEJ I C.W.U		NR RYS. 1